



資料3 電気設備支障移設・キュービクル増設図

敷地面積求積表


番号	底辺	高さ	積面積	面積
①	205.000	65.000	13.325.000000	6.662.500000
②	215.000	9.200	1.978.000000	989.000000
③	215.000	30.000	6.450.000000	3.225.000000
④	265.000	45.102	11.952.000000	5.976.000000
⑤	265.000	127.000	33.655.000000	16.827.500000
合計				33.680.000000
敷地面積				33.680.00 m ²

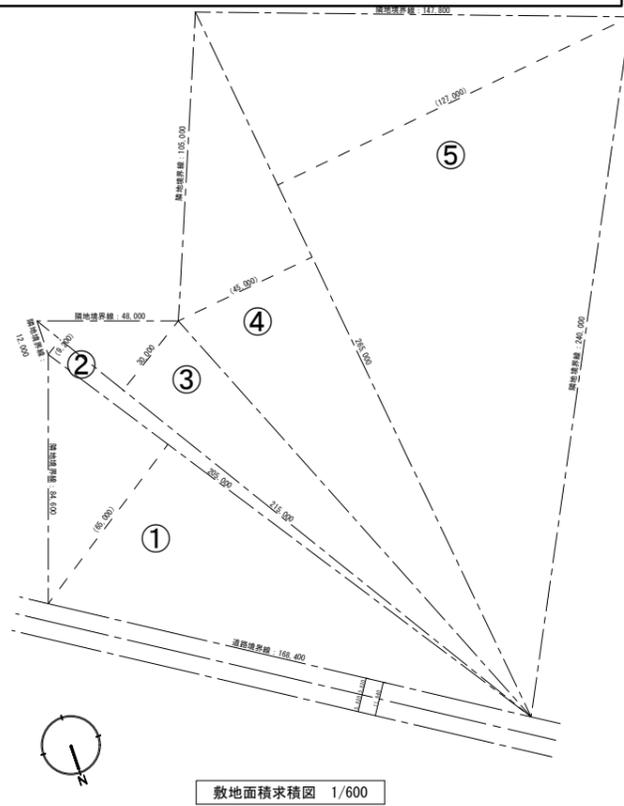

敷地面積求積図 1/600

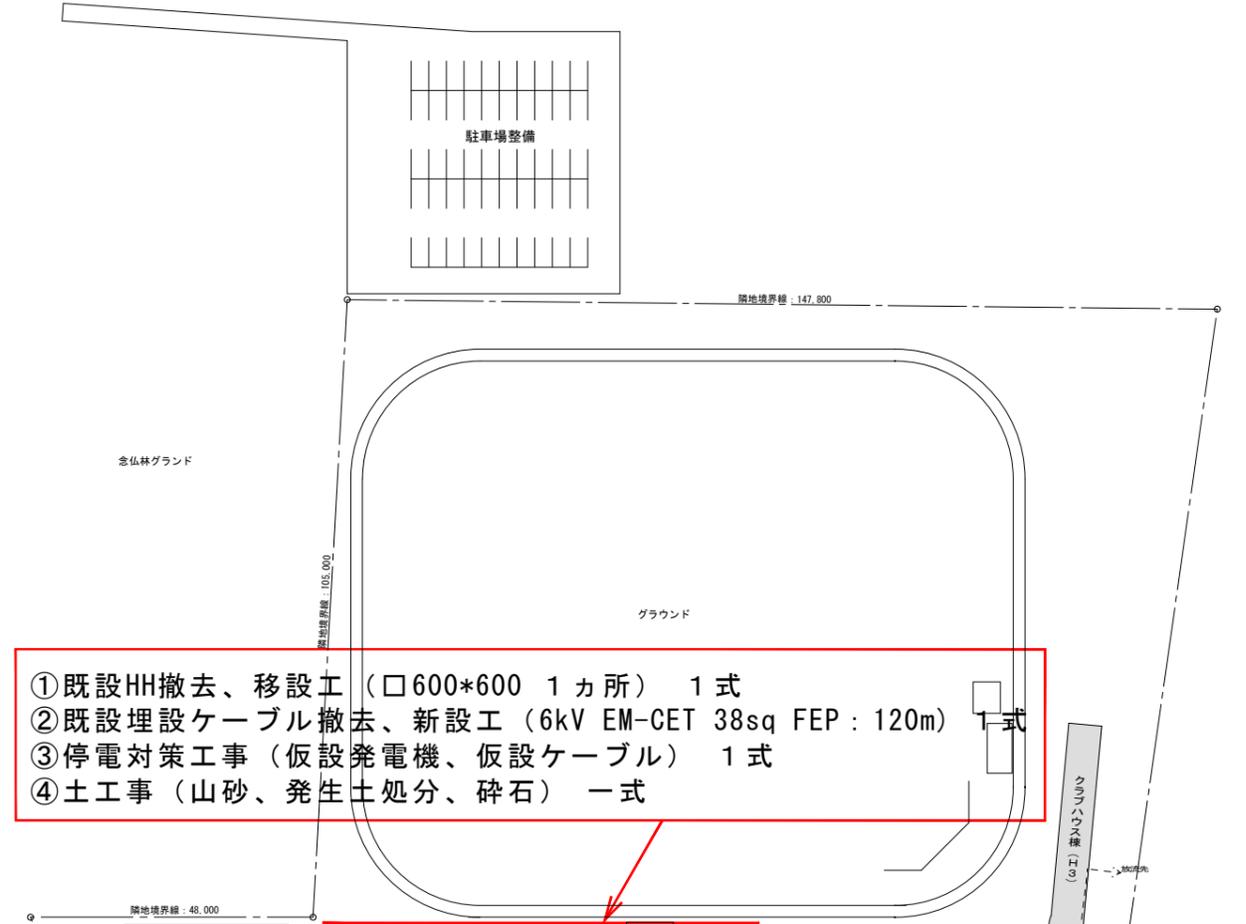


- ① 既設HH撤去、移設工 (□600*600 1カ所) 1式
- ② 既設埋設ケーブル撤去、新設工 (6kV EM-CET 38sq FEP: 120m) 1式
- ③ 停電対策工事 (仮設発電機、仮設ケーブル) 1式
- ④ 土工事 (山砂、発生土処分、砕石) 一式

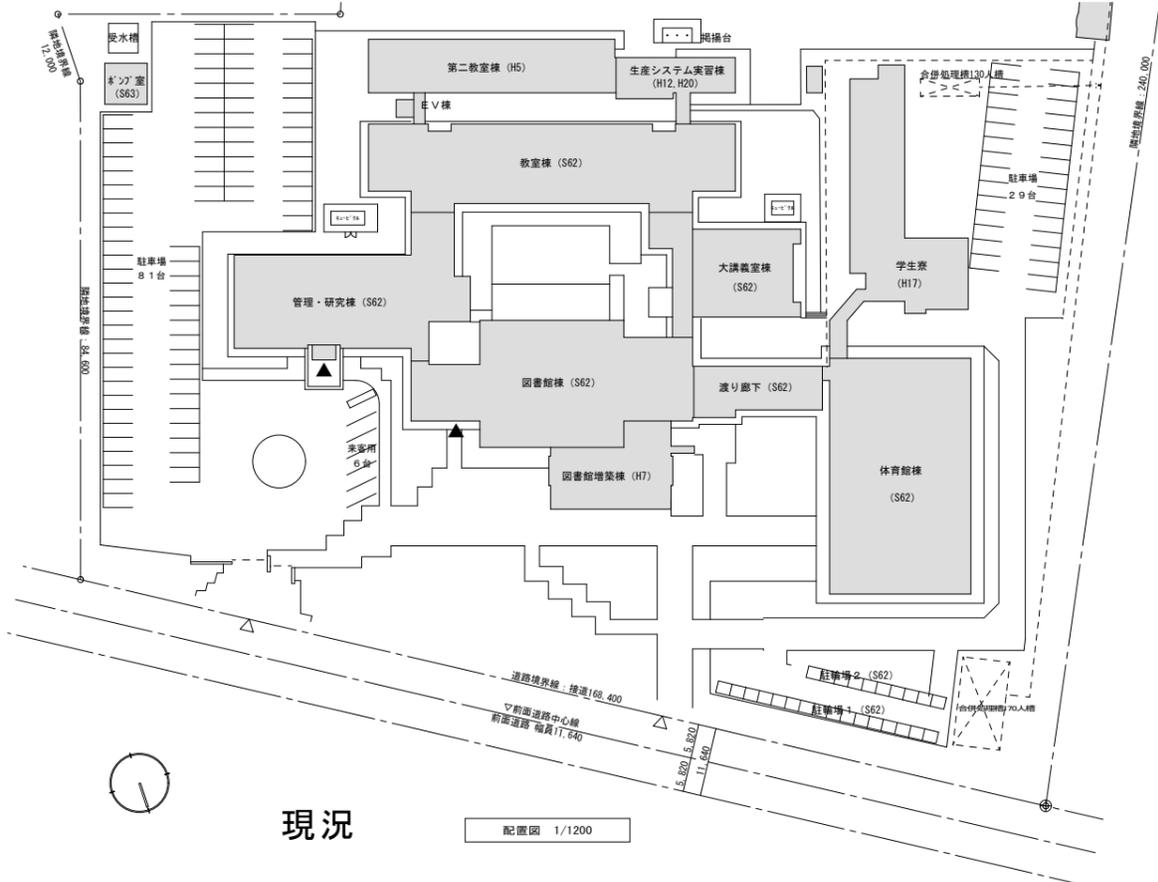

現況



配置図 1/1200

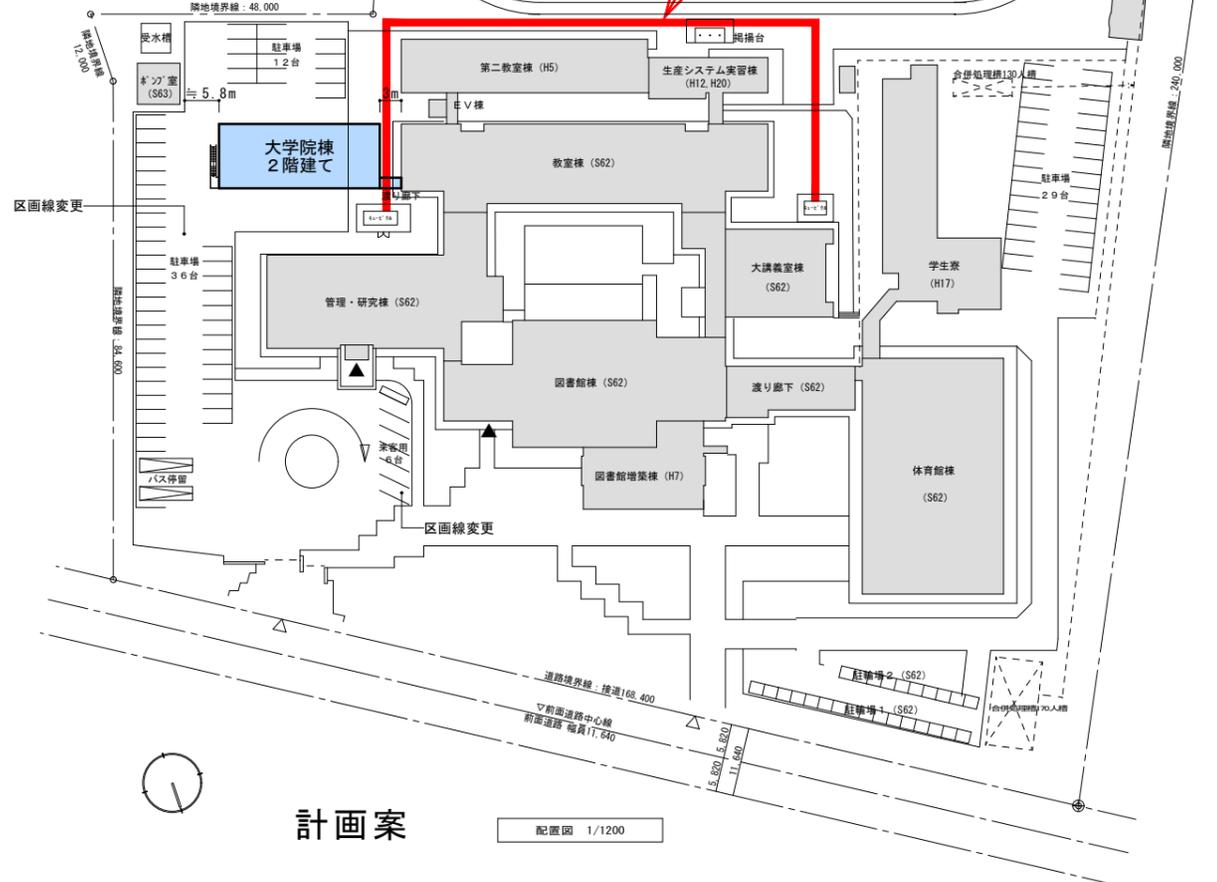

計画案

配置図 1/1200

資料3 電気設備支障移設・キュービクル増設図

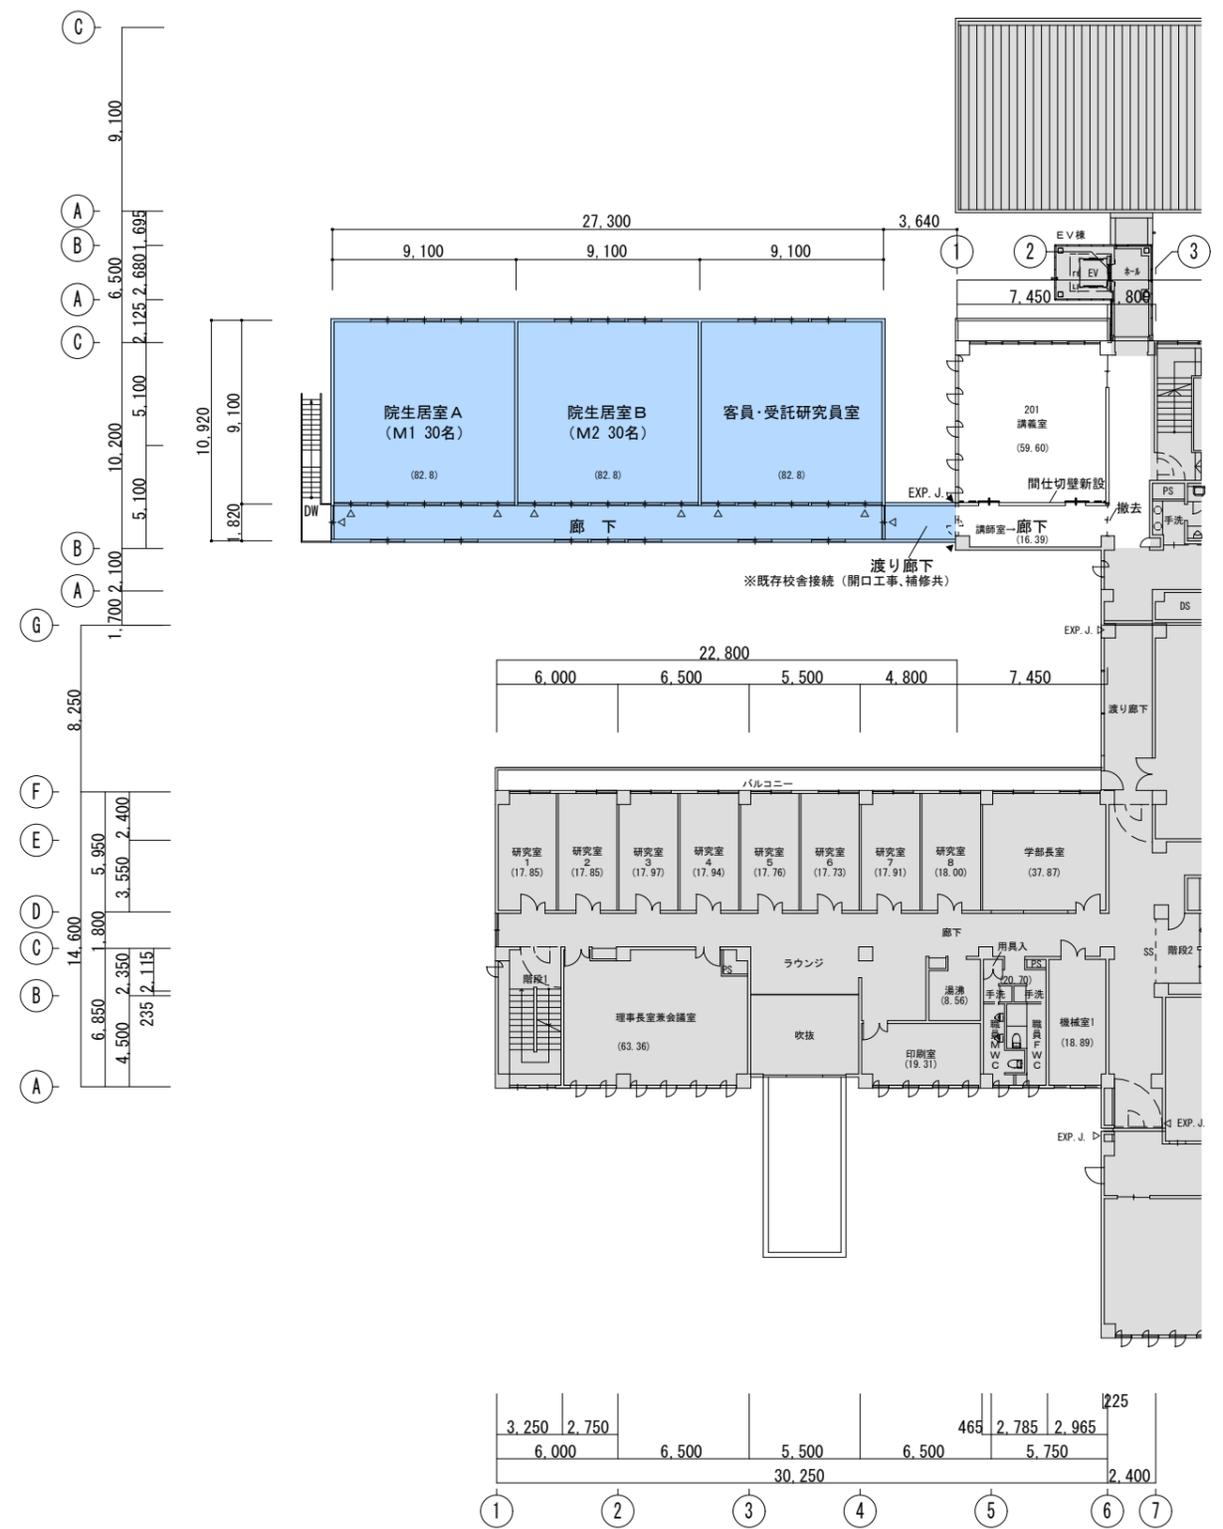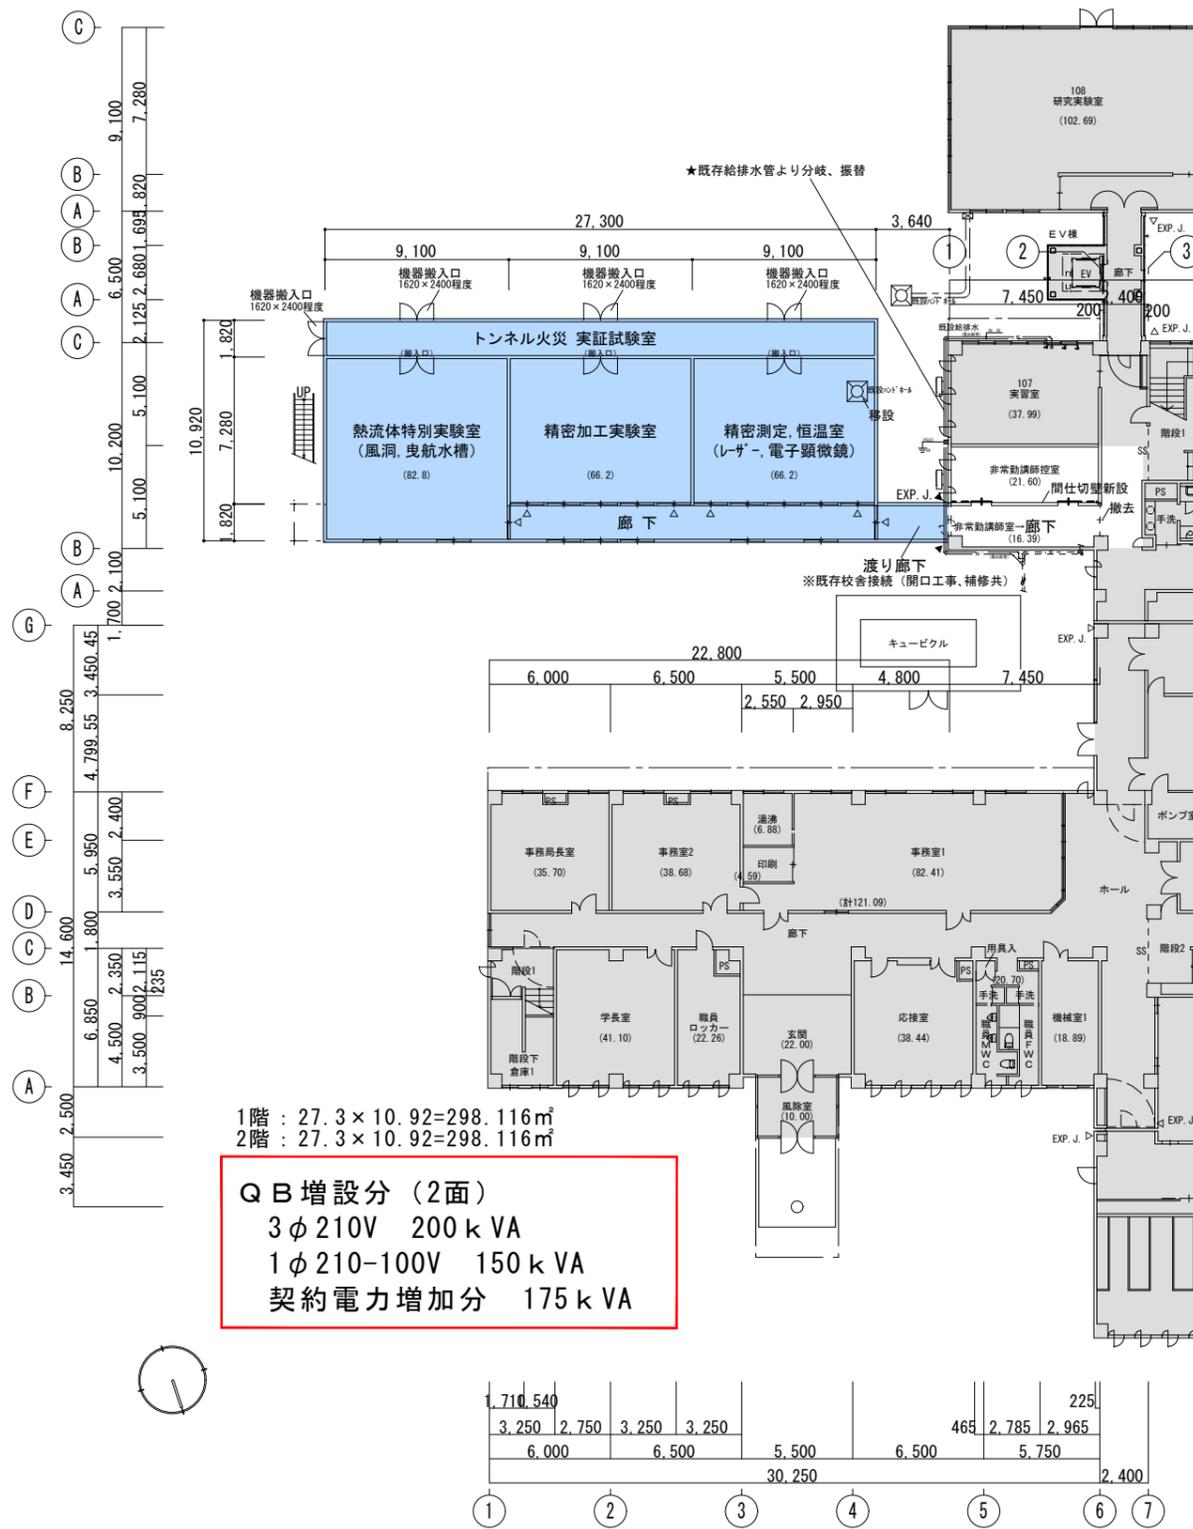

特記

訂正事項

図面名称

各階平面図

設計番号

縮尺

図示

工事名称

小松大学大学院 (計画案)

図面番号